

ИСПОЛНИТЕЛЬНЫЙ КОМИТЕТ
МУНИЦИПАЛЬНОГО ОБРАЗОВАНИЯ
ГОРОДА КАЗАНИ

ГЛАВА АДМИНИСТРАЦИИ
КИРОВСКОГО И
МОСКОВСКОГО РАЙОНОВ



КАЗАН ШӘһӘРЕ
МУНИЦИПАЛЬ БЕРӘМЛЕГЕ
БАШКАРМА КОМИТЕТЫ

КИРОВ
ҺӘМ МӘСКӘҮ РАЙОННАРЫ
АДМИНИСТРАЦИЯСЕ БАШЛЫГЫ

РАСПОРЯЖЕНИЕ

13.12.2016

г.Казань

БОЕРЫК

№ 1577/с

019024-16 15 12 16

**О согласовании перепланировки
и переустройства квартиры №4
в доме №47 по ул.Революционная**

Рассмотрев заявление граждан И.В.Пилушенко, Л.Ф.Пилушенко о проведении работ по перепланировке и переустройству квартиры №4 в доме №47 по ул.Революционная, принадлежащей им на праве собственности, о чем в Едином государственном реестре прав на недвижимое имущество и сделок с ним 06.10.2016 сделаны записи регистраций за №16-16/002-16/098/003/2016-8935/3, №16-16/002-16/098/003/2016-8935/4, по результатам рассмотрения представленных документов:

1. Дать согласие на перепланировку и переустройство квартиры №4 в доме №47 по ул.Революционная в соответствии с представленным проектом, разработанным ООО АКБ «БиПлан» (свидетельство от 10.10.2013 №П-2.0172/04).

2. Установить:

2.1. срок производства ремонтно-строительных работ с 16.12.2016 по 01.04.2017;

2.2. режим производства ремонтно-строительных работ с 09.00 до 20.00 в будние дни.

3. Гражданам И.В.Пилушенко, Л.Ф.Пилушенко осуществить перепланировку и переустройство квартиры в соответствии с проектом.

4. Ремонтно-строительные работы по перепланировке и переустройству квартиры должна проводить лицензированная строительная организация.

5. Приемочной комиссии осуществить приемку выполненных ремонтно-строительных работ и подписание акта о завершении работ по перепланировке и переустройству квартиры №4 в доме №47 по ул.Революционная в установленном порядке.

6. Контроль за исполнением настоящего распоряжения возложить на первого заместителя главы Администрации Кировского и Московского районов Исполнительного комитета г.Казани Н.Ю.Минвалеева.



С.А.Миронов

ООО АКБ "БиПлан"

Свидетельство N П-2.0172/04

СРО-П-002-22042009

ПРОЕКТ

Перепланировка квартиры по адресу:

г.Казань, улица Революционная, дом 47, кв. 4

Заказчик: гр. Пилюшенко Л.Ф.

гр. Пилюшенко И.В.

Заказ: 627п/16

Директор ООО АКБ "БиПлан"

Главный инженер проекта



Муртазин Ф.Р.

Хуснутдинова Э.А.

Казань, 2016 год

ВЕДОМОСТЬ ДОКУМЕНТАЦИИ ОСНОВНОГО КОМПЛЕКТА

Лист	Наименование	Примечание
АР-1	Общие данные	
АР-2	Пояснительная записка (начало)	
АР-3	Пояснительная записка (окончание). Основные планировочные показатели	
АР-4	Фрагмент плана 2-го этажа (исходная ситуация)	
АР-5	План перепланировки	
АР-6	Фрагмент плана 2-го этажа (после перепланировки)	
АР-7	Узел гидроизоляции санузла и кухни	
ВК-1	Схема водоснабжения и канализации. Фрагмент плана 2-го этажа	
ОВ-1	Схема отопления и вентиляции. Фрагмент плана 2-го этажа	

ВЕДОМОСТЬ ССЫЛОЧНЫХ И ПРИЛАГАЕМЫХ ДОКУМЕНТОВ

Обозначение	Наименование	Примечание
	Свидетельства СРО	2 листа (копия)

Технические решения, принятые в рабочих чертежах, соответствуют требованиям экологических, санитарно-гигиенических, противопожарных и других норм, действующих на территории Российской Федерации и обеспечивают безопасную для жизни и здоровья людей эксплуатацию объекта при соблюдении мероприятий, предусмотренных рабочими чертежами проекта.

Главный инженер проекта

Хуснутдинова Э.А.

Инв. N подл. 627п-16	Взам. инв. N	Подпись и дата	627п/16-АР					
			Заказчик: Пилюшенко Лилия Фирдусовна Пилюшенко Игорь Владимирович					
			Изм.	Куч.	Лист	N док.	Подпись	Дата
			ГИП	Хуснутдинова	Пачкова			
			Перепланировка квартиры по адресу: г. Казань, улица Революционная, дом 47, кв. 4			Стадия	Лист	Листов
						П	АР-1	7
			Общие данные					
			ООО АКБ "БиПлан"					
			2016					

ПОЯСНИТЕЛЬНАЯ ЗАПИСКА (начало)

Квартира № 4 в жилом доме № 47, по улице Революционная в Казани расположена на 2-м этаже 5-ти этажного жилого кирпичного дома, построенного в 1972 году (по данным техпаспорта БТИ) со встроенно-пристроенными нежилыми помещениями на 1-ом этаже.

Стены наружные — кирпичные;

Стены внутренние — кирпичные;

Внутренние перегородки — кирпичные.

Квартира состоит из трех жилых комнат площадью 9.6 м², 17.1 м² и 13.9 м²; кухни — 5.9 м²; коридора — 6.3 м²; туалета — 1.0 м²; ванной — 2.0 м² и двух шкафов — 0.4 м² и 0.6 м².

Общая площадь квартиры с летними помещениями — 56.8 м²

Общая площадь квартиры без летних помещений — 56.8 м²

Жилая площадь квартиры — 40.6 м²

Балкон на момент инвентаризации не обследовали.

Проектом перепланировки предусматривается:

- демонтаж перегородки между туалетом и ванной, в результате чего образовывается совмещенный санузел с усиленной гидроизоляцией;
- увеличение вновь образованного санузла за счет части площади коридора с усиленной гидроизоляцией;
- увеличение коридора за счет части площадей шкафа N7, жилых комнат N5 и N8 и площади шкафа N6;
- увеличение кухни за счет части площадей коридора и жилой комнаты N5 с усиленной гидроизоляцией;
- увеличение жилой комнаты N8 за счет части площадей шкафа N7 и вновь образованной столовой;
- размещение на части площади жилой комнаты N8 гардероба;
- выравнивание поверхности стен ГКЛ или штукатурным раствором;
- обшивка стояков водоснабжения и канализации влагостойкими гипсокартонными листами с отверстием для обслуживания коммуникаций 200*200 мм.

В результате перепланировки общая площадь квартиры уменьшилась на 0.3 м² за счет демонтажа перегородок, фактического уточнения размеров, перерасчета площадей.

Проект перепланировки производится в соответствии с пожеланиями и предоставленными заказчиком документами и не противоречит строительным нормам. Перепланировка осуществляется без изменения внешнего контура квартиры. В процессе перепланировки демонтируются только не несущие перегородки и не допускаются изменения в расчетной схеме здания и не нарушается его несущая способность.

Инженерные системы здания в процессе перепланировки также остаются без изменений.

Строительные и отделочные материалы, а также материалы, используемые для изготовления встроенной мебели, должны быть разрешены к применению органами и учреждениями государственной санитарно-эпидемиологической службы на основании норм и правил СанПиН 2.1.1002 и должны иметь сертификаты пожарной безопасности в соответствии с требованиями норм НПБ 244-97.

Отделка помещений

Стены в жилых комнатах и кухне оклеиваются обоями с устройством панели кухонного оборудования из керамической плитки. Пол, стены на высоту 400 мм от уровня пола, стыки стен и пола в санузле изолируются с применением современных гидроизоляционных материалов и технологий. Стены в санузле отделываются керамической плиткой на всю высоту.

Полы в жилых комнатах, кухне и коридоре предусмотрены из ламината, в санузле — из керамической плитки.

Вентиляция и отопление

В квартире предусмотрена естественная вентиляция: установлены окна с открываемыми фрамугами для подачи приточного воздуха, в санузле и кухне вытяжная вентиляция организована через вентиляционные каналы в стенах, приточная — через неплотности притворов дверей.

Система отопления квартиры существующая, центральная

Инв. N подл.	627п-16	Взам. инв. N	Подпись и дата	627п/16-AP								
				Заказчик Пилушенко Лилия Фирдусовна Пилушенко Игорь Владимирович								
				Изм.	Куч.	Лист	N док.	Подпись	Дата			
				ГИП	Хуснутдинова							
Инв. N подл.	627п-16	Взам. инв. N	Подпись и дата	Исполн.	Пачкова			Перепланировка квартиры по адресу: г. Казань, улица Революционная, дом 47, кв. 4	Стадия	Лист	Листов	
								П	AP-2			
				Пояснительная записка (начало)						ООО АКБ "БиПлан"		
				2016								

ПОЯСНИТЕЛЬНАЯ ЗАПИСКА (окончание)

Водопровод и канализация

Квартира оборудована системами холодного, горячего водопровода и хозяйственно – бытовой канализации. Холодное водоснабжение предусматривается от существующих стояков с установкой счетчиков. Горячее водоснабжение от существующего АГВ. Хозяйственно – бытовая канализация – самотечная с подключением в стояки жилого дома.

Электроснабжение и освещение

В квартире предусмотрено естественное освещение через окна. Расчет освещения выполнен согласно СП31-110-2003, СНиП 23-05-95. Проект предусматривает сохранение расчетной мощности квартиры. Все электромонтажные работы производить согласно СНиП 3.05.06-85 "Электротехнические устройства". Заземление оборудования выполняется в соответствии с ПУЭ, 7-е изд., гл.1-7.

Пожарная безопасность

Согласно СНиП 2.08.01-89(с изм.от 20.11.2000г.)следует:
 – на сети хозяйственно-питьевого водопровода установить отдельный кран для присоединения шланга (рукава) в целях возможности его использования в качестве первичного устройства внутриквартирного пожаротушения на ранней стадии. Шланг должен обеспечивать возможность подачи воды в любую точку квартиры с учетом длины струи 3м, быть длиной не менее 15м, диаметром – 19мм и оборудован распылителем;
 – помещения квартиры, кроме санузла, оборудовать автоматической пожарной сигнализацией, соответствующей требованиям СП 5.131.30.2009.


ОСНОВНЫЕ ПЛАНИРОВОЧНЫЕ ПОКАЗАТЕЛИ

N	Наименование	Ед. изм.	Значение:		Примеч.
			до пере- планировки	после пере- планировки	
1	Общая площадь с летними помещениями	м.кв.	56.8	56.5	
2	Общая площадь без летних помещений	м.кв.	56.8	55.8	
3	Жилая площадь	м.кв.	40.6	28.6	
4	Площадь летних помещений*	м.кв.	---	0.7	

*) Площадь летнего помещения (балкона) подсчитана с понижающим коэффициентом 0,3.

Инв. N подл. 62-п-16	Подпись и дата	Взам. инв. N	4	Площадь летних помещений*		м.кв.	---	0.7
*) Площадь летнего помещения (балкона) подсчитана с понижающим коэффициентом 0,3.								
						627п/16-АР		
			Изм.	К.уч.	Лист	N док.	Подпись	Дата
			ГИП		Хуснутдинова			
			Исполн.		Пачкова			

ФРАГМЕНТ ПЛАНА 2-ГО ЭТАЖА ДО ПЕРЕПЛАНИРОВКИ

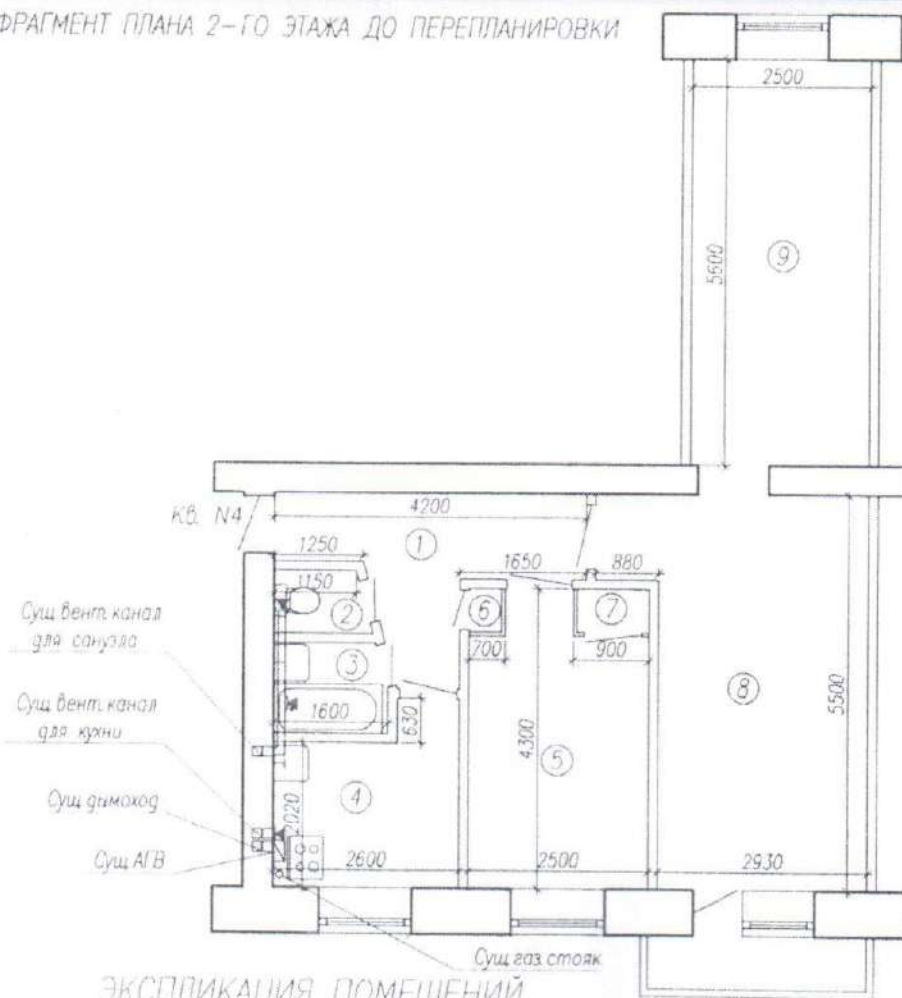


ЭКСПЛИКАЦИЯ ПОМЕЩЕНИЙ
(до перепланировки)

Номер помещ.	Наименование	Площадь, кв. м.
1	Коридор	6.3
2	Туалет	1.0
3	Ванная	2.0
4	Кухня	5.9
5	Жилая комната	9.6
6	Шкаф	0.4
7	Шкаф	0.6

Номер помещ.	Наименование	Площадь, кв. м.
8	Жилая комната	17.1
9	Жилая комната	13.9
Жилая площадь квартиры		40.6
Общая площадь квартиры без летних помещений		56.8
Общая площадь квартиры с летними помещениями		56.8

Инв. N подл.	627п-16	Взам. инв. N	Подпись и дата	627п/16-AP							
				Заказчик: Пилищенко Лилия Фирдусовна Пилищенко Игорь Владимирович							
Инв. N подл.	627п-16	Взам. инв. N	Подпись и дата	Изм.	Куч.	Лист	N док.	Подпись	Дата		
				ГИП	Хуснутдинова	Пачкова					
Перепланировка квартиры по адресу: г. Казань, улица Революционная, дом 47, кв. 4									Стадия	Лист	Листов
									П	AP-4	
Фрагмент плана 2-го этажа (исходная ситуация)									ООО АКБ "БиПлан"		

ФРАГМЕНТ ПЛАНА 2-ГО ЭТАЖА ПОСЛЕ ПЕРЕПЛАНИРОВКИ

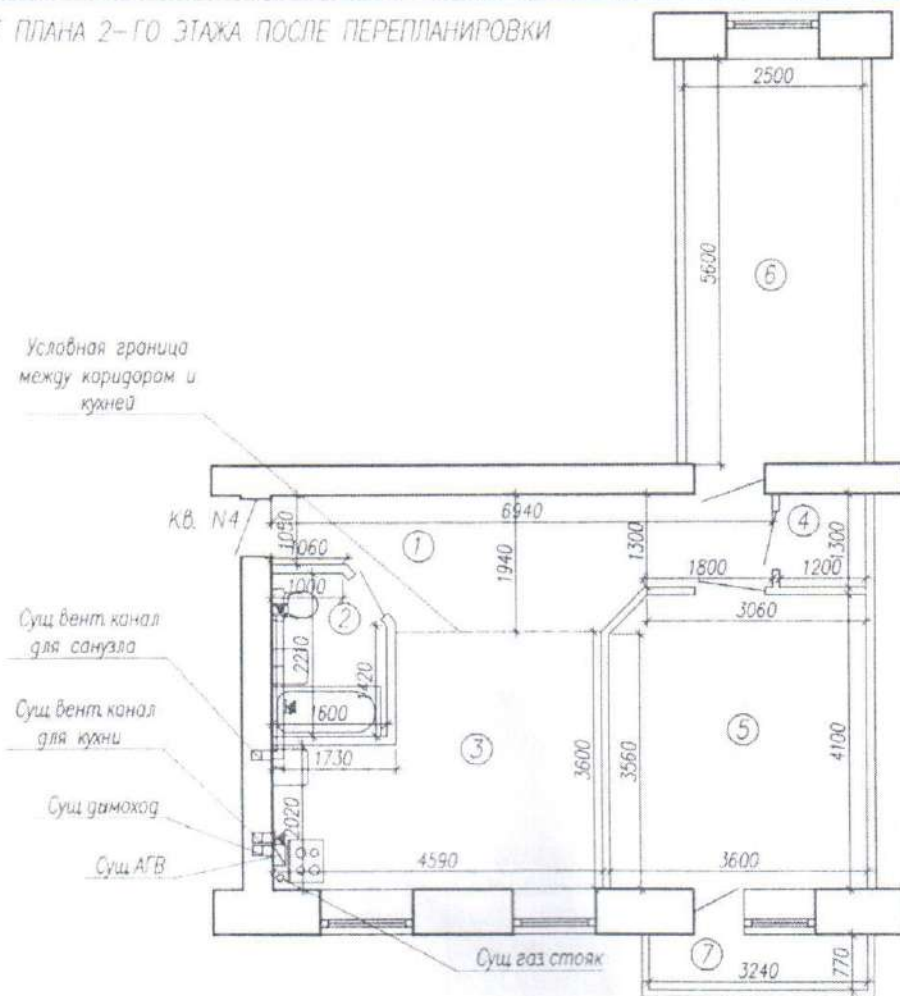

ЭКСПЛИКАЦИЯ ПОМЕЩЕНИЙ
(после перепланировки)

Номер помещ.	Наименование	Площадь, кв. м
1	Коридор	8.5
2	Санузел	3.3
3	Кухня	13.8
4	Гардероб	1.6
5	Жилая комната	14.6
6	Жилая комната	14.0

Номер помещ.	Наименование	Площадь, кв. м
7	Балкон*	0.7
Жилая площадь квартиры		28.6
Общая площадь квартиры без летних помещений		55.8
Общая площадь квартиры с летними помещениями		56.5

* Площадь летнего помещения (балкона) подсчитана с понижающим коэффициентом 0,3.



 
Взам. инв. N	4	Гардероб	1.6	помещений	Общая площадь квартиры с летними помещений	56.5	
	5	Жилая комната	14.6				
	6	Жилая комната	14.0				
Подпись и дата	*) Площадь летнего помещения (балкона) подсчитана с понижающим коэффициентом 0,3.						
					627п/16-AP		
	Изм.	К.уч.	Лист	N док	Подпись	Дата	
Инв. N подл.	627п-16	ГИП	Хуснутдинова		Заказчик Пилиушенко Лилия Фирдусовна Пилиушенко Игорь Владимирович		
		Исполн.	Пичукова		Перепланировка квартиры по адресу: а. Казанец улица Революционная, дом 47, кв. 4		
					Стадия	Лист	Листов
					П	AP-6	
					Фрагмент плана 2-го этажа (после перепланировки)		ООО АКБ "БиПлан"
				2016			

СХЕМА УЗЛА ГИДРОИЗОЛЯЦИИ САМУЗЛА И КУХНИ



Инв. N подл.	627п-16	Взам инв. N	
Подпись и дата			
Изм.	К.уч.	Лист	N док.
Исполн.	Хуснутдинова	Пачкова	Подпись
Дата			
627п/16-АР			
Заказчик: Пилюшенко Лилия Фирдусовна Пилюшенко Игорь Владимирович			
Перепланировка квартиры по адресу: г. Казань, улицы Революционная, дом 47, кв. 4		Стадия	Лист
		П	АР-7
Узел гидроизоляции санузла и кухни		ООО АКБ "БиПлан"	
		2016	

ФРАГМЕНТ ПЛАНА 2-ГО ЭТАЖА ПОСЛЕ ПЕРЕПЛАНИРОВКИ.
СХЕМА ВОДОСНАБЖЕНИЯ И КАНАЛИЗАЦИИ

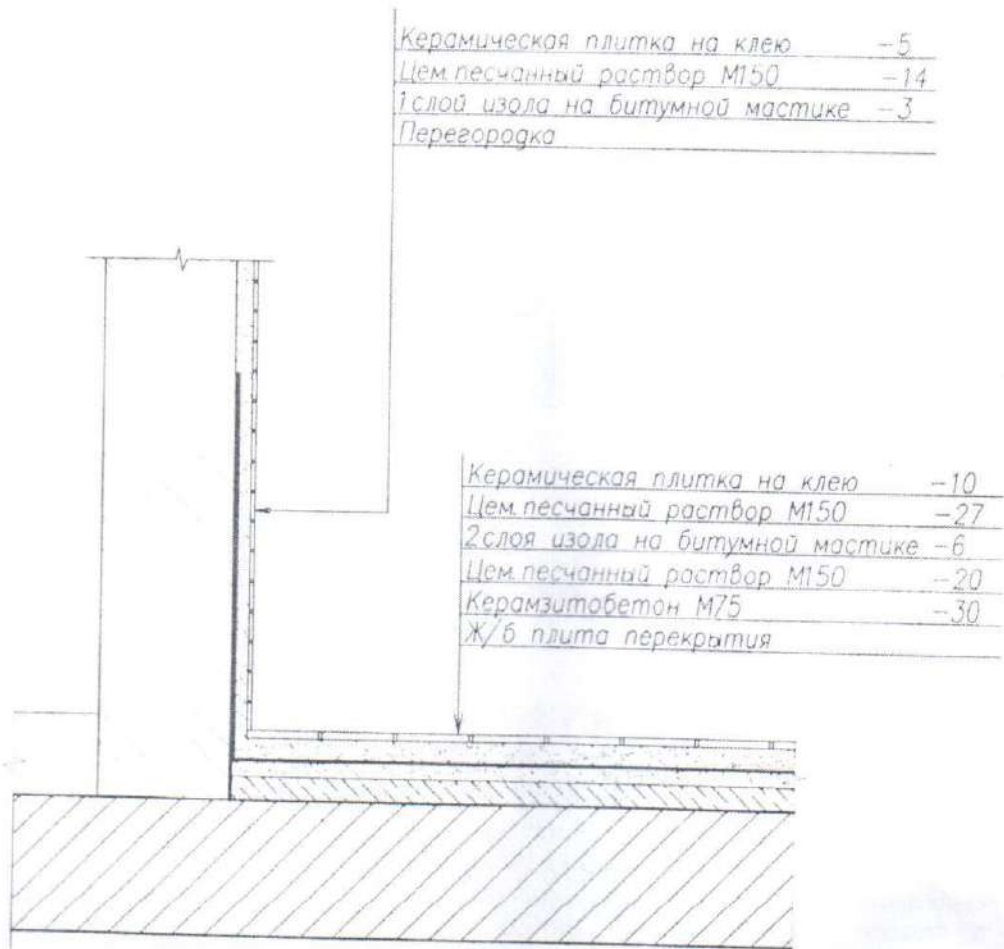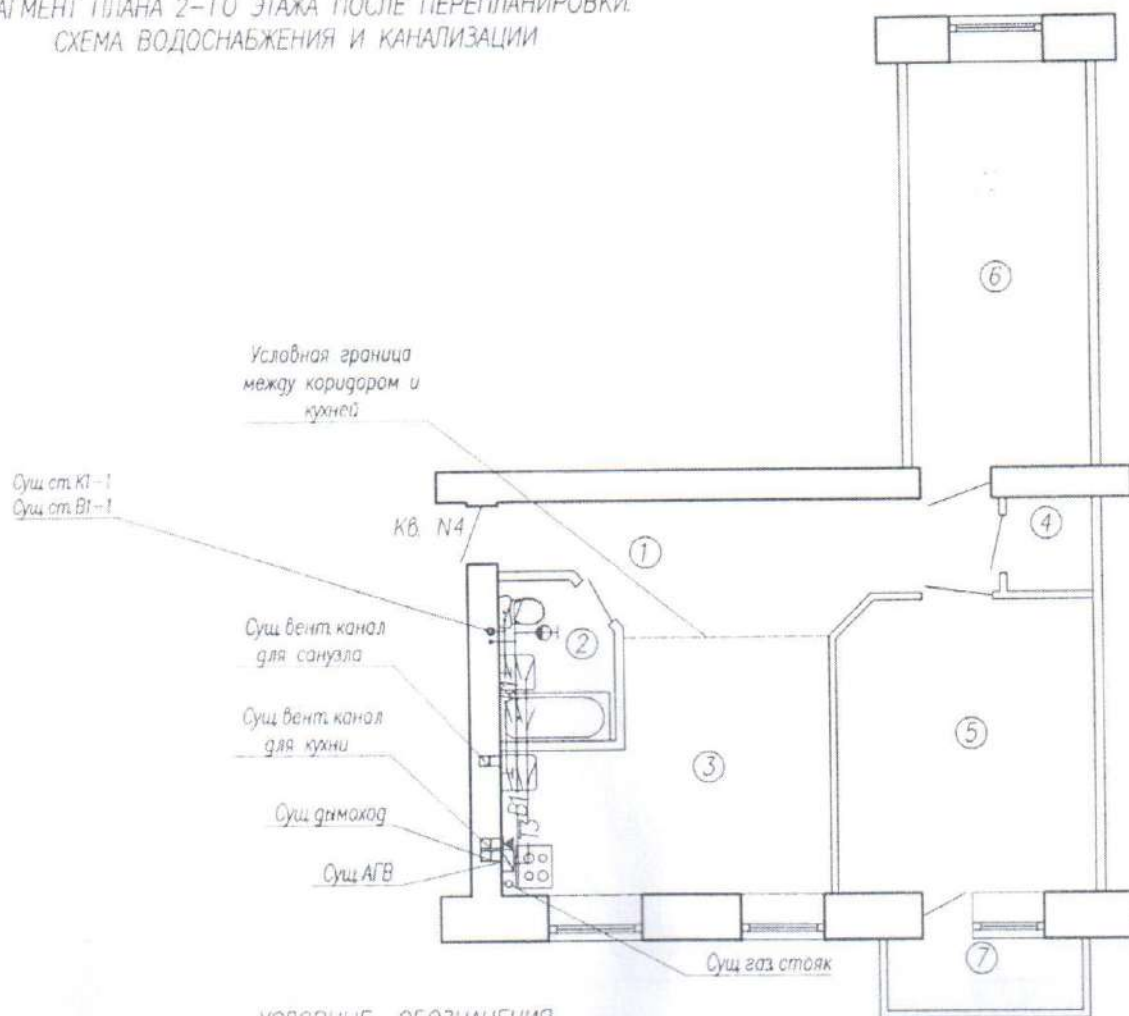

УСЛОВНЫЕ ОБОЗНАЧЕНИЯ

— В1 —	хозяйственно-питьевой водопровод
— ГЗ —	водопровод горячей воды
— К1 —	хозяйственно-бытовая канализация
⊕ —	отдельный кран для присоединения шланга

ОБЩИЕ УКАЗАНИЯ

Квартира оборудована системами холодного, горячего водопровода и хозяйственно-бытовой канализацией. Холодное водоснабжение предусматривается от существующих стояков с установкой счетчиков. Горячее от существующего АГВ. Хозяйственно-бытовая канализация — самотечная с подключением в стояки жилого дома.

Отведение сточных вод предусмотрено в существующую сеть канализации жилого дома.

Трубы водоснабжения и канализации проложить вдоль стен отдельным коробом.

В санузле запроектирован на сети хозяйственно-питьевого водопровода отдельный кран для присоединения шланга (рукава) в целях возможности его использования в качестве первичного устройства внутриквартирного пожаротушения на ранней стадии.

Монтаж внутренних санитарно-технических систем производить в соответствии с требованиями СНиП 3.05.01-85 и СП 40-102-2000, СП 40-107-2003.

Инженерные системы здания в процессе перепланировки остаются без изменений.


* Экспликацию помещений — см. АР-6

Взам. инв. N	В сануэле запроектирован на сети хозяйственно-питьевого водопровода отдельный кран для присоединения шланга (рукава) в целях возможности его использования в качестве первичного устройства внутриквартирного пожаротушения на ранней стадии. Монтаж внутренних санитарно-технических систем производить в соответствии с требованиями СНиП 3.05.01-85 и СП 40-102-2000, СП 40-107-2003. Инженерные системы здания в процессе перепланировки остаются без изменений. * Экспликацию помещений – см. АР-6									
	627п/16-ВК									
Подпись и дата	Заказчик: Пилюшенко Лилия Фирдусовна Пилюшенко Игорь Владимирович									
	Изм.	К.уч.	Лист	N док.	Подпись	Дата				
Инв. N подл.	ГИП	Хуснутдинова				Перепланировка квартиры по адресу: г. Казань, улица Революционная, дом 47, кв. 4				
	Исполн.	Пачкова								
627п-16						2016	Схема водоснабжения и канализации Фрагмент плана 2-го этажа	Стадия	Лист	Листов
								П	ВК-1	1
							ООО АКБ "БиПлан"			

ОБЩИЕ УКАЗАНИЯ

Проект отопления и вентиляции квартиры выполнен на основании архитектурно-строительных чертежей, в соответствии СНиП 41-01-2003 "Отопление, вентиляция и кондиционирование", СНиП 31-01-2003 "Здания жилые многоквартирные".
 Расчетная температура наружного воздуха -32° С, расчетная температура внутреннего воздуха 18 - 20° С

Температура теплоносителя (вода) в системе отопления 95°С-70°С
 Теплопотери через существующие ограждения и через проектируемые ограждения одинаковые, приборы отопления не меняются. Система отопления существующая, без изменений.
 В проектируемой квартире предусмотрена вставленная вентиляция: установлены окна с открываемыми фрамугами для подачи приточного воздуха.
 В санузле и кухне вытяжная вентиляция организована через существующие изолированные вент.каналы в стенах.
 Приток в санузел обеспечивается через неплотности притворов дверей, в кухне - через открываемые фрамуги.
 Система отопления квартиры существующая, центральные приборы отопления остаются без изменений.

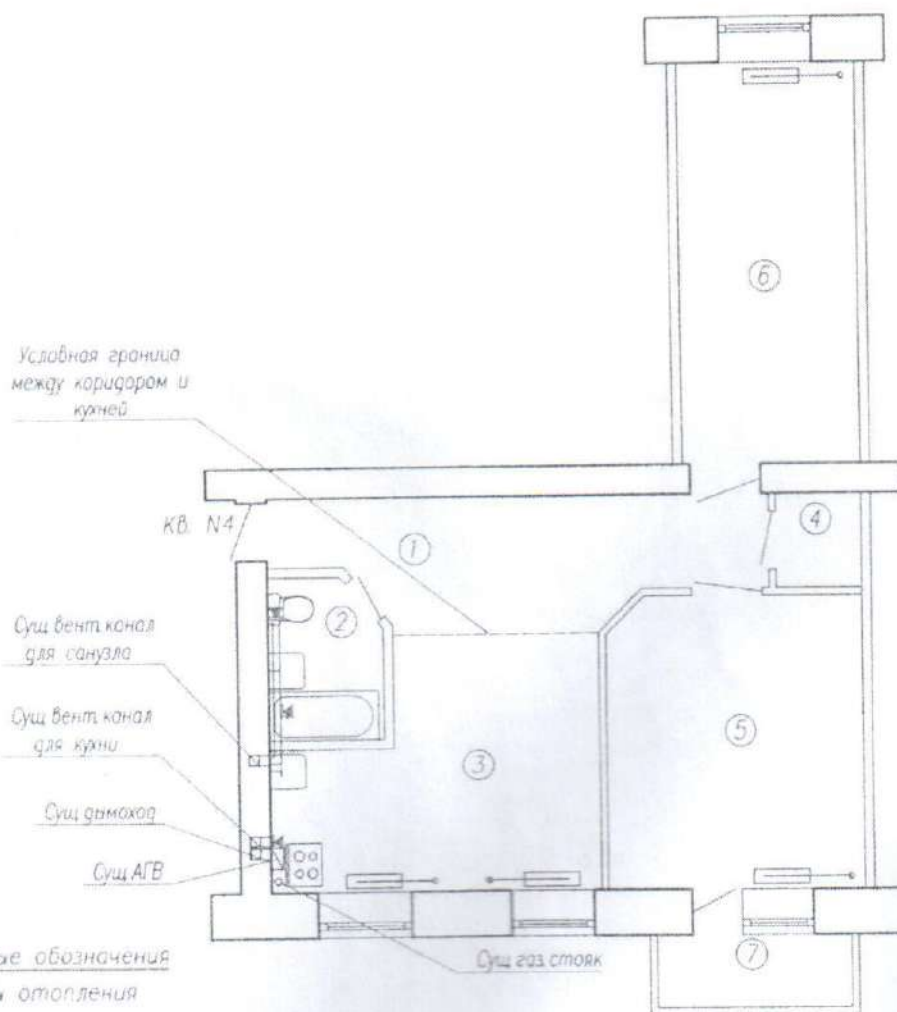

- Условные обозначения
- ▬ - приборы отопления
 - - существующие стояки отопления
 - - вент. решетка 150 x 150
 - * Эскиз помещений - см. АР-6

Инв. N подл.	627п-16	Подпись и дата	Взам. инв. N					Условные обозначения			Сущ. газ. стояк		7										
								— прибор отопления															
								• — существующие стояки отопления															
								Ж — вент. решетка 150 x 150															
								* Экспликация помещений — см. АР-6															
													627п/16-ОВ										
													Заказчик: Пилюшенко Лилия Фирдусовна Пилюшенко Игорь Владимирович										
			Изм.		Куч.		Лист		N док.		Подпись		Дата		Перепланировка квартир по адресу г. Казань, улица Революционная, дом 47, кв. 4			Стадия		Лист		Листов	
			ГИП				Хуснутдинова											П		ОВ-1		1	
			Проект.				Пачкова																



Некоммерческое партнерство
«Гильдия архитекторов и проектировщиков (СРО)»
НП ГАП (СРО)

Саморегулируемая организация, основанная на членстве лиц,
осуществляющих подготовку проектной документации.
Регистрационный номер в государственном реестре саморегулируемых
организаций СРО: 11-007/2004/0039
124001, г. Москва, Ал. Бодякина, Сплав, д.8, стр.1, www.rap-to.ru

СВИДЕТЕЛЬСТВО

о допуске к определенному виду или видам работ, которые оказывают влияние на безопасность
объектов капитального строительства.

№ 11-2.01/72/04

г. Москва

«10» октября 2013 г.

Исполнительные обязанности

(дата выдачи свидетельства)

Выдано лицу саморегулируемой организации
Обществу с ограниченной ответственностью
АКБ «БиШан»

ИНН 1001/0900724/0, ОГРН 1051005012971

г. Москва, ул. Бодякина, д.8, стр.1, Кабинет № Сплав/Ковбой № 2 (сплав)

Основание выдачи Свидетельства:

решение Правления НП ГАП (СРО), протокол от 10 октября 2013 года № 109

Настоящим Свидетельством подтверждается допуск к работам, указанным
в приложении к настоящему Свидетельству, который оказывает влияние
на безопасность объектов капитального строительства.

Начало действия с 10 октября 2013 года

Свидетельство без приращения действительно

Свидетельство выдано без ограничения срока и территории его действия

Свидетельство выдано взамен ранее выданного № 11-2.01/72/03 от 02.08.2012

Председатель Правления
НП ГАП (СРО)



А.Р.Воронцов

0000858

разрешенных видов работ

№	Наименование вида работ
1	Работы по подготовке схем планировки и планировки земельного участка
1.1	Работы по подготовке генерального плана земельного участка
1.2	Работы по подготовке схем планировки и планировки трассы линейного объекта
1.3	Работы по подготовке схем планировки и планировки полосы отвода линейного сооружения
2	Работы по подготовке архитектурных решений
3	Работы по подготовке конструктивных решений
4	Работы по подготовке схем и схематических решений инженерных сооружений, инженерных сетей, инженерно-технических устройств, инженерно-технических систем и систем
4.1	Работы по подготовке проектных и технических инженерных систем отопления, вентиляции, кондиционирования, противодымной защиты, теплоснабжения и холодоснабжения
4.2	Работы по подготовке проектных и технических инженерных систем водоснабжения и канализации
5	Работы по подготовке схем и схематических решений инженерных систем, инженерно-технических устройств, инженерно-технических систем и систем
5.1	Работы по подготовке проектов наружных сетей теплоснабжения и их сооружений
5.2	Работы по подготовке проектов наружных сетей водоснабжения и канализации и их сооружений
5.3	Работы по подготовке проектов наружных сетей электроснабжения до 35 кВ включительно и их сооружений
6	Работы по подготовке технологических решений
6.1	Работы по подготовке схематических решений жилых зданий и их комплексов
6.2	Работы по подготовке технологических решений общественных зданий и сооружений и их комплексов
6.3	Работы по подготовке технологических решений производственных зданий и сооружений и их комплексов
6.4	Работы по подготовке технологических решений объектов транспортного назначения и их комплексов
11	Работы по подготовке проектов мероприятий по обеспечению доступа маломобильных групп населения
13	Работы по организации проектирования проектной документации, привлекаемым застройщиком или заказчиком на основании договора юридическим лицом или индивидуальным предпринимателем (генеральным проектировщиком)

По всем видам работ, указанным в Едином перечне, прилагаемом к Свидетельству, Общество с ограниченной ответственностью АКБ «Билайн» выполняет работы, в том числе и на уникальных объектах, указанных в части 2 статьи 48.1 Федерального Закона от 25.12.2008 № 261-ФЗ «Об энергосбережении и о повышении энергетической эффективности и о внесении изменений в отдельные законодательные акты Российской Федерации».

0000858